


カフェ配置図(附属病院2階正面玄関付近)

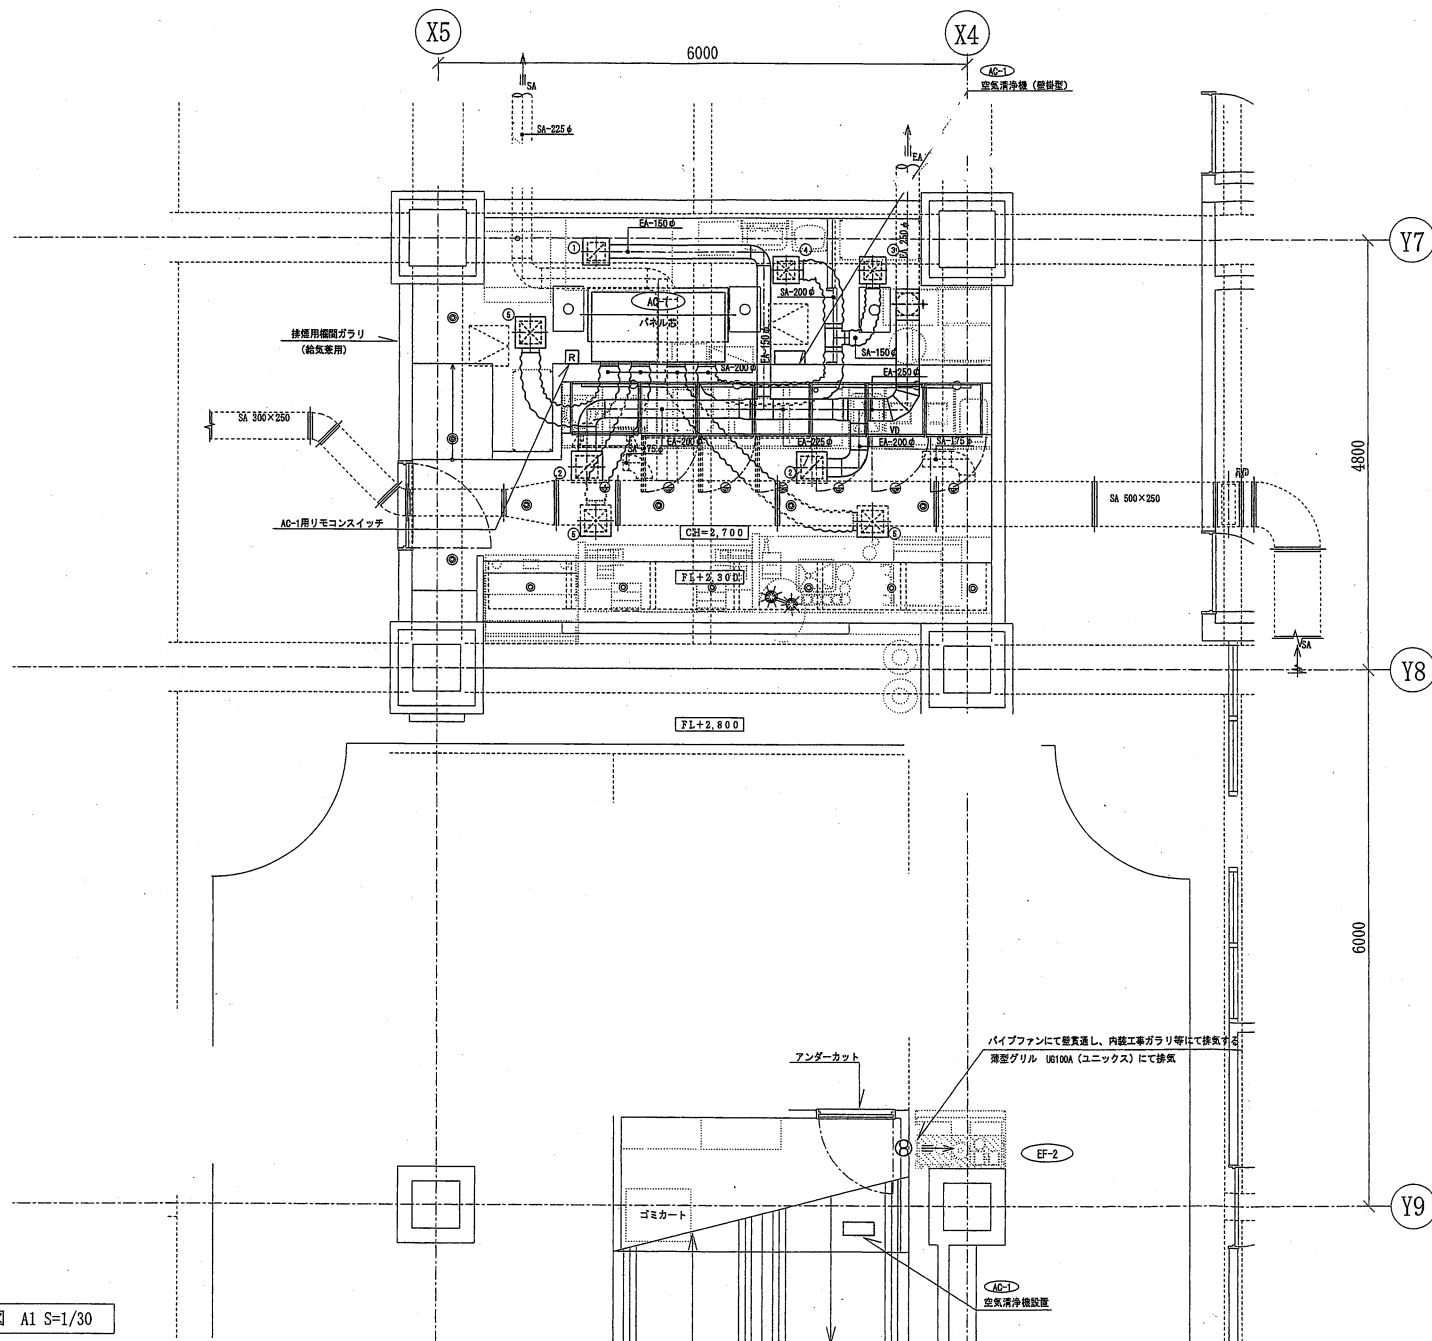

保温防露するダクト
※空調機より供給されるダクト (SA)
※外気取入ダクト (OA)
※排気ダクトで外壁より1m以内の箇所 (EA)

2階平面図 A1 S=1/30




ISSUED DATE: 図面発行日

PROJECT: Wakayama Medical University Hospital
和歌山県立医科大学病院
811-1 Kimiidera Wakayama-shi
Wakayama
COUNTRY: JAPAN

SCALE: 1:30 (A1)
(DO NOT SCALE DRAWINGS)

SHEET TITLE
空調換気設備
(ダクト)

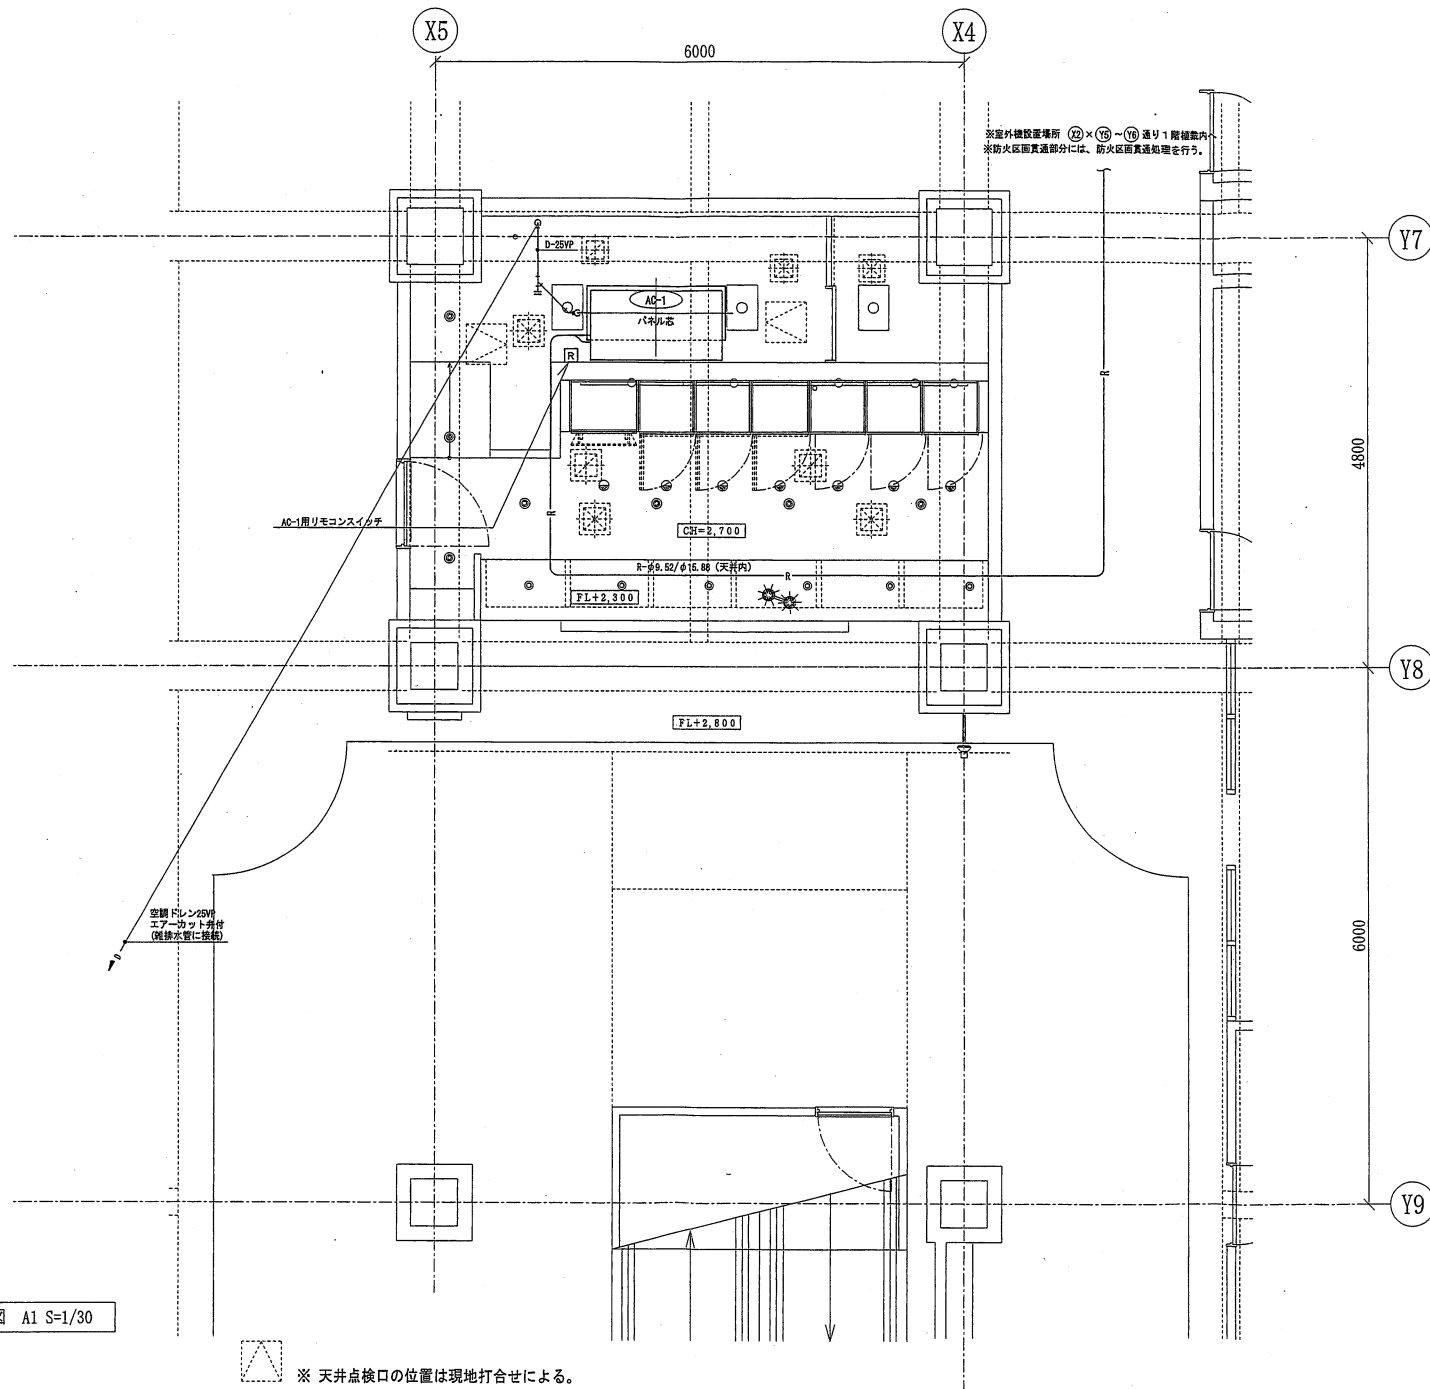

2階平面図 A1 S=1/30

※ 天井点検口の位置は現地打合せによる。

ISSUED DATE: 図面発行日

PROJECT: Wakayama Medical University Hospital
和歌山県立医科大学病院
811-1 Kimidera Wakayama-shi
Wakayama
JAPAN

SCALE: 1:30 (A1)
(DO NOT SCALE DRAWINGS)

SHEET TITLE
空調換気設備図
(冷媒・ドレン)

表示記号	
給 水	H I V P (水道用耐衝撃性硬質塩化ビニル管)
給湯 (往) (還)	S U S (往) (還)
浄 水	H I V P (水道用耐衝撃性硬質塩化ビニル管)
ガ ス	G
冷却水再利用水	H T V P (耐熱性硬質塩化ビニル管) R W

2階平面図 A1 S=1/30


衛生機器表

記号	機器名称	機器仕様	電 圧	電 流	台数	設置場所	備 考
UP-1	増圧ポンプ	型 式: 縦型カスケードポンプ SUS製 ポンプ能力: 13.8 L/min x 2.4 mH	φ	V	kVA	1	PS26内
			1	100	0.2	1	PS26内
							Vx257Dx280H
							重量: 11.8 Kg
							基礎: コンクリートブロック共

PROJECT: Wakayama Medical University Hospital
和歌山県立医科大学病院
811-1 Kimiidera Wakayama-shi
Wakayama
COUNTRY: JAPAN

SCALE: 1:30 (A1)
(DO NOT SCALE DRAWINGS)

SHEET TITLE
給排水衛生設備図 (1)
(給水・給湯・浄水)

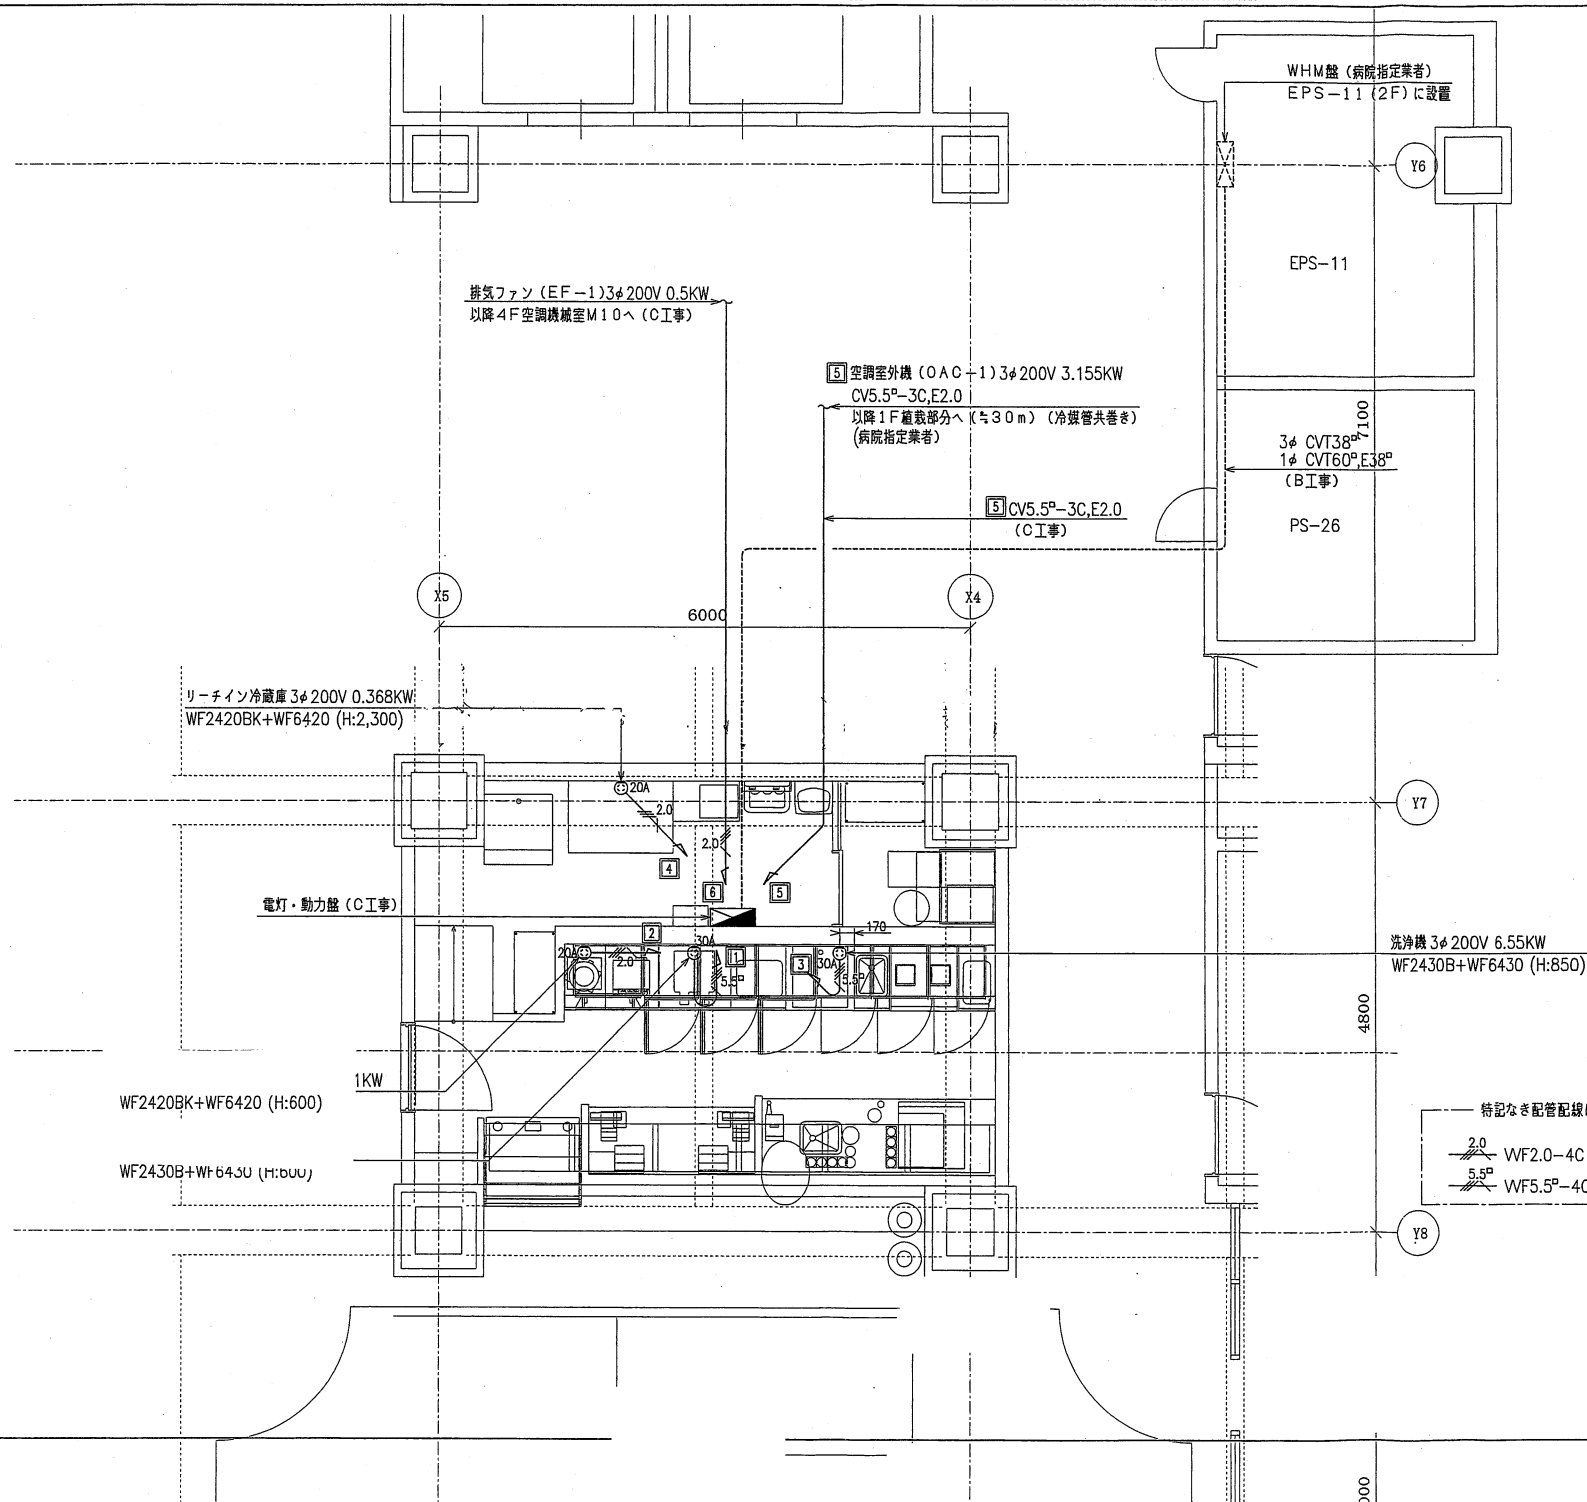

ISSUED DATE: 図面発行日

PROJECT: Wakayama Medical University Hospital
和歌山県立医科大学病院
811-1 Kimidera Wakayama-shi
Wakayama
COUNTRY: JAPAN


特記なき配管配線は下記とする

2.0 WF2.0-4C (内線7-ス)
5.5 WF5.5-4C (内線7-ス)

SCALE: 1:30
(DO NOT SCALE DRAWINGS)

SHEET TITLE

動力設備図

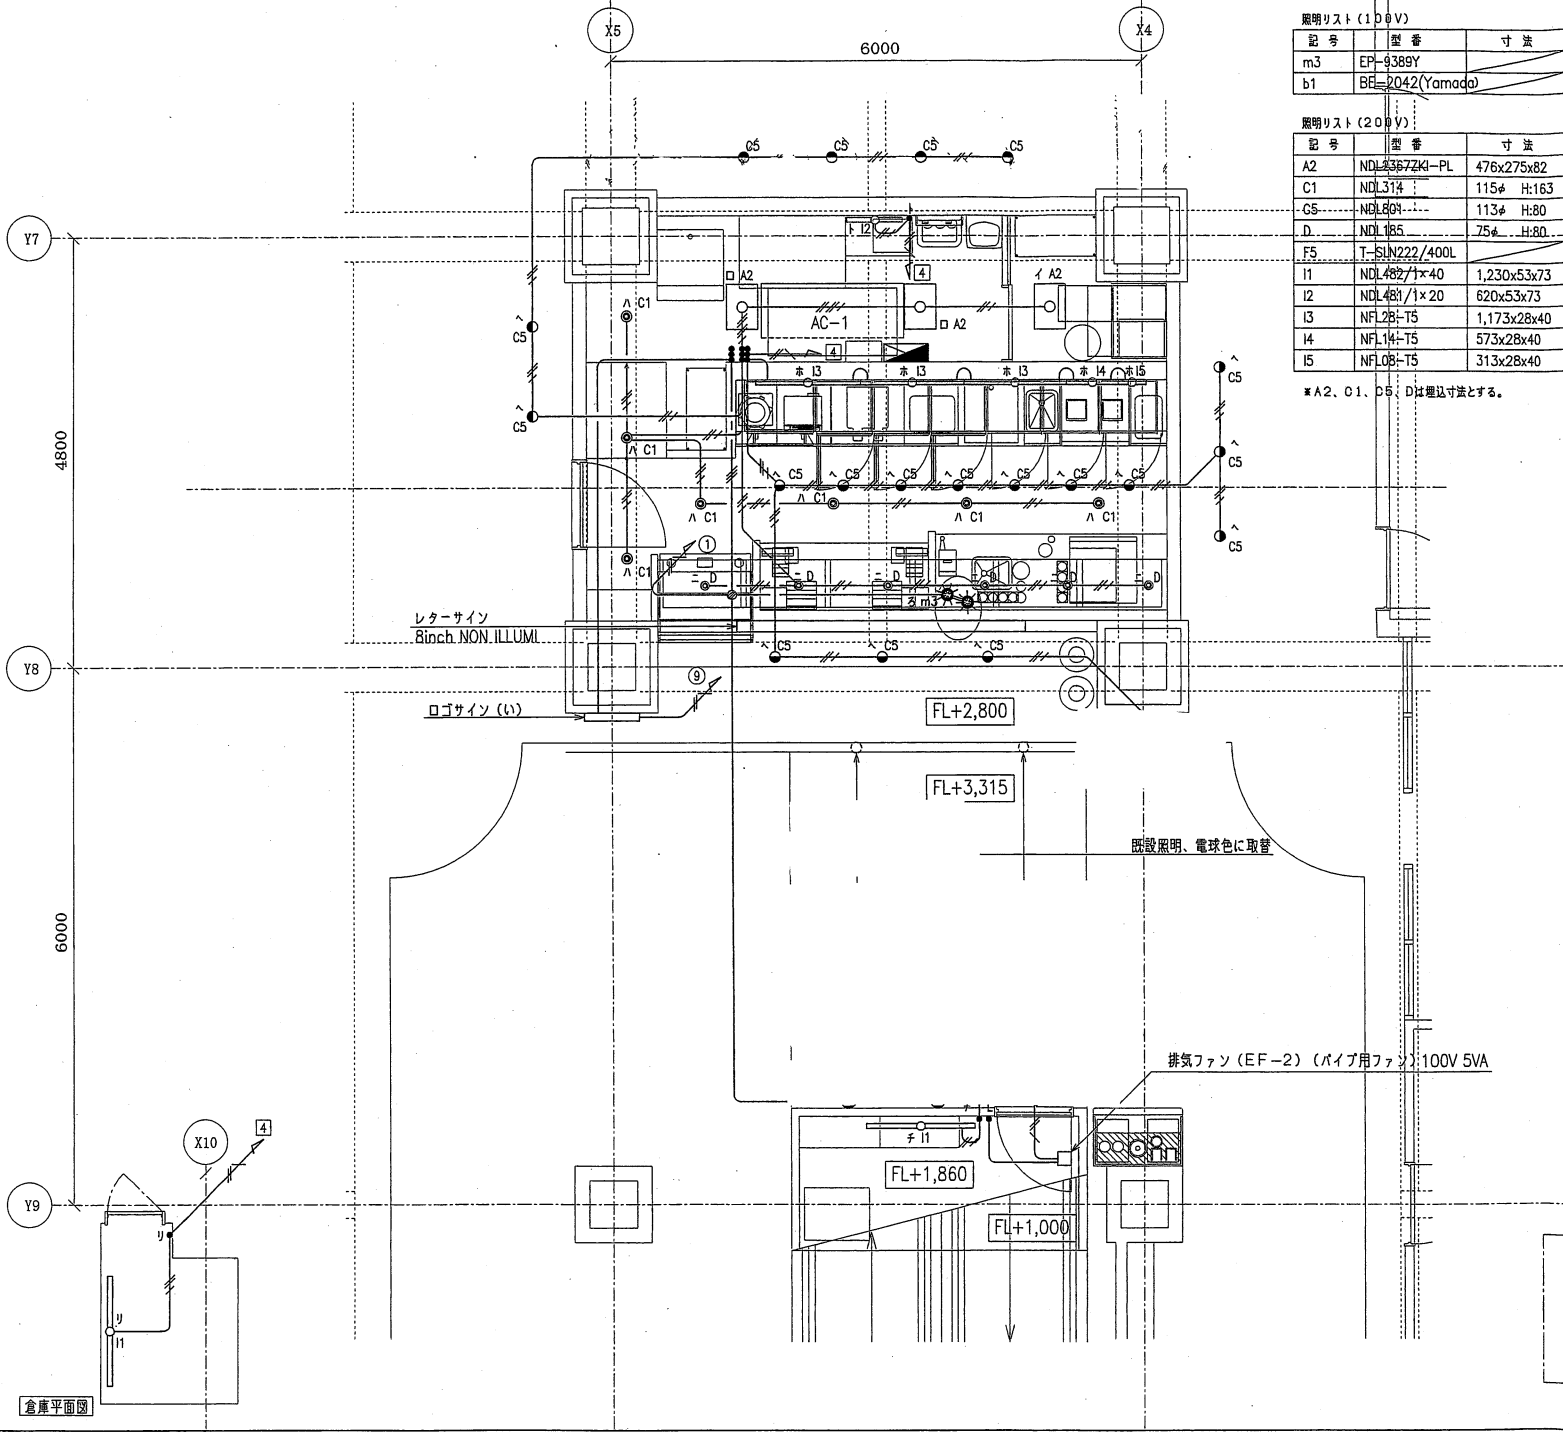

照明リスト (100V)

記号	型番	寸法	ランプ	VA	台数	合計容量
m3	EP-9389Y		クリプトンランプ 60W	60	2	120
b1	BE-2042(Yamada)		RKR60W	60	2	120
TOTAL						240

照明リスト (200V)

記号	型番	寸法	ランプ	VA	台数	合計容量
A2	NDL33672K1-PL	476x275x82	FPL36W-2	148	3	444
C1	NDL3174	115x H:163	蛍光灯 15W	12	7	84
C5	NDL804	113x H:80	ダイクロハロゲン 50W	34	19	646
D	NDL185	75x H:80	ダイクロハロゲン 50W	34	6	204
F5	T-SUN222/400L		ダイクロハロゲン 50W	34	1	34
I1	NDL482/1x40	1,230x53x73	FL36W-1	66	2	132
I2	NDL481/1x20	620x53x73	FL18W-1	58	1	58
I3	NFL281-T5	1,173x28x40	スリムランプ 28W-1	14	3	42
I4	NFL141-T5	573x28x40	スリムランプ 14W-1	6	1	6
I5	NFL081-T5	313x28x40	スリムランプ 8W-1	5	1	5
TOTAL						1,655

※A2、C1、D5、Dは埋込寸法とする。

- 特記なき配管配線は下記とする
- WF1.6-2C
 - WF1.6-3C
 - WF1.6-3C (内線アース)
 - WF1.6-3C+2C (内線アース)
 - WF2.0-3C (内線アース)

- ④ 照明 (200V) (イ) (ト) (チ) (リ)
- ① 照明 100V (ろ・は)
- ⑨ 看板 (い)
- ⑩ 排気ファン (EF-2) (に)

ISSUED DATE: 図面発行日

店舗コード:
開店コード:

PROJECT: Wakayama Medical University Hospital
和歌山県立医科大学病院
811-1 Kimidera Wakayama-shi
Wakayama
JAPAN

SCALE: 1:30
(DO NOT SCALE DRAWINGS)

SHEET TITLE
電灯設備図